



# KOUPELNA 1.04 - NÁVRH

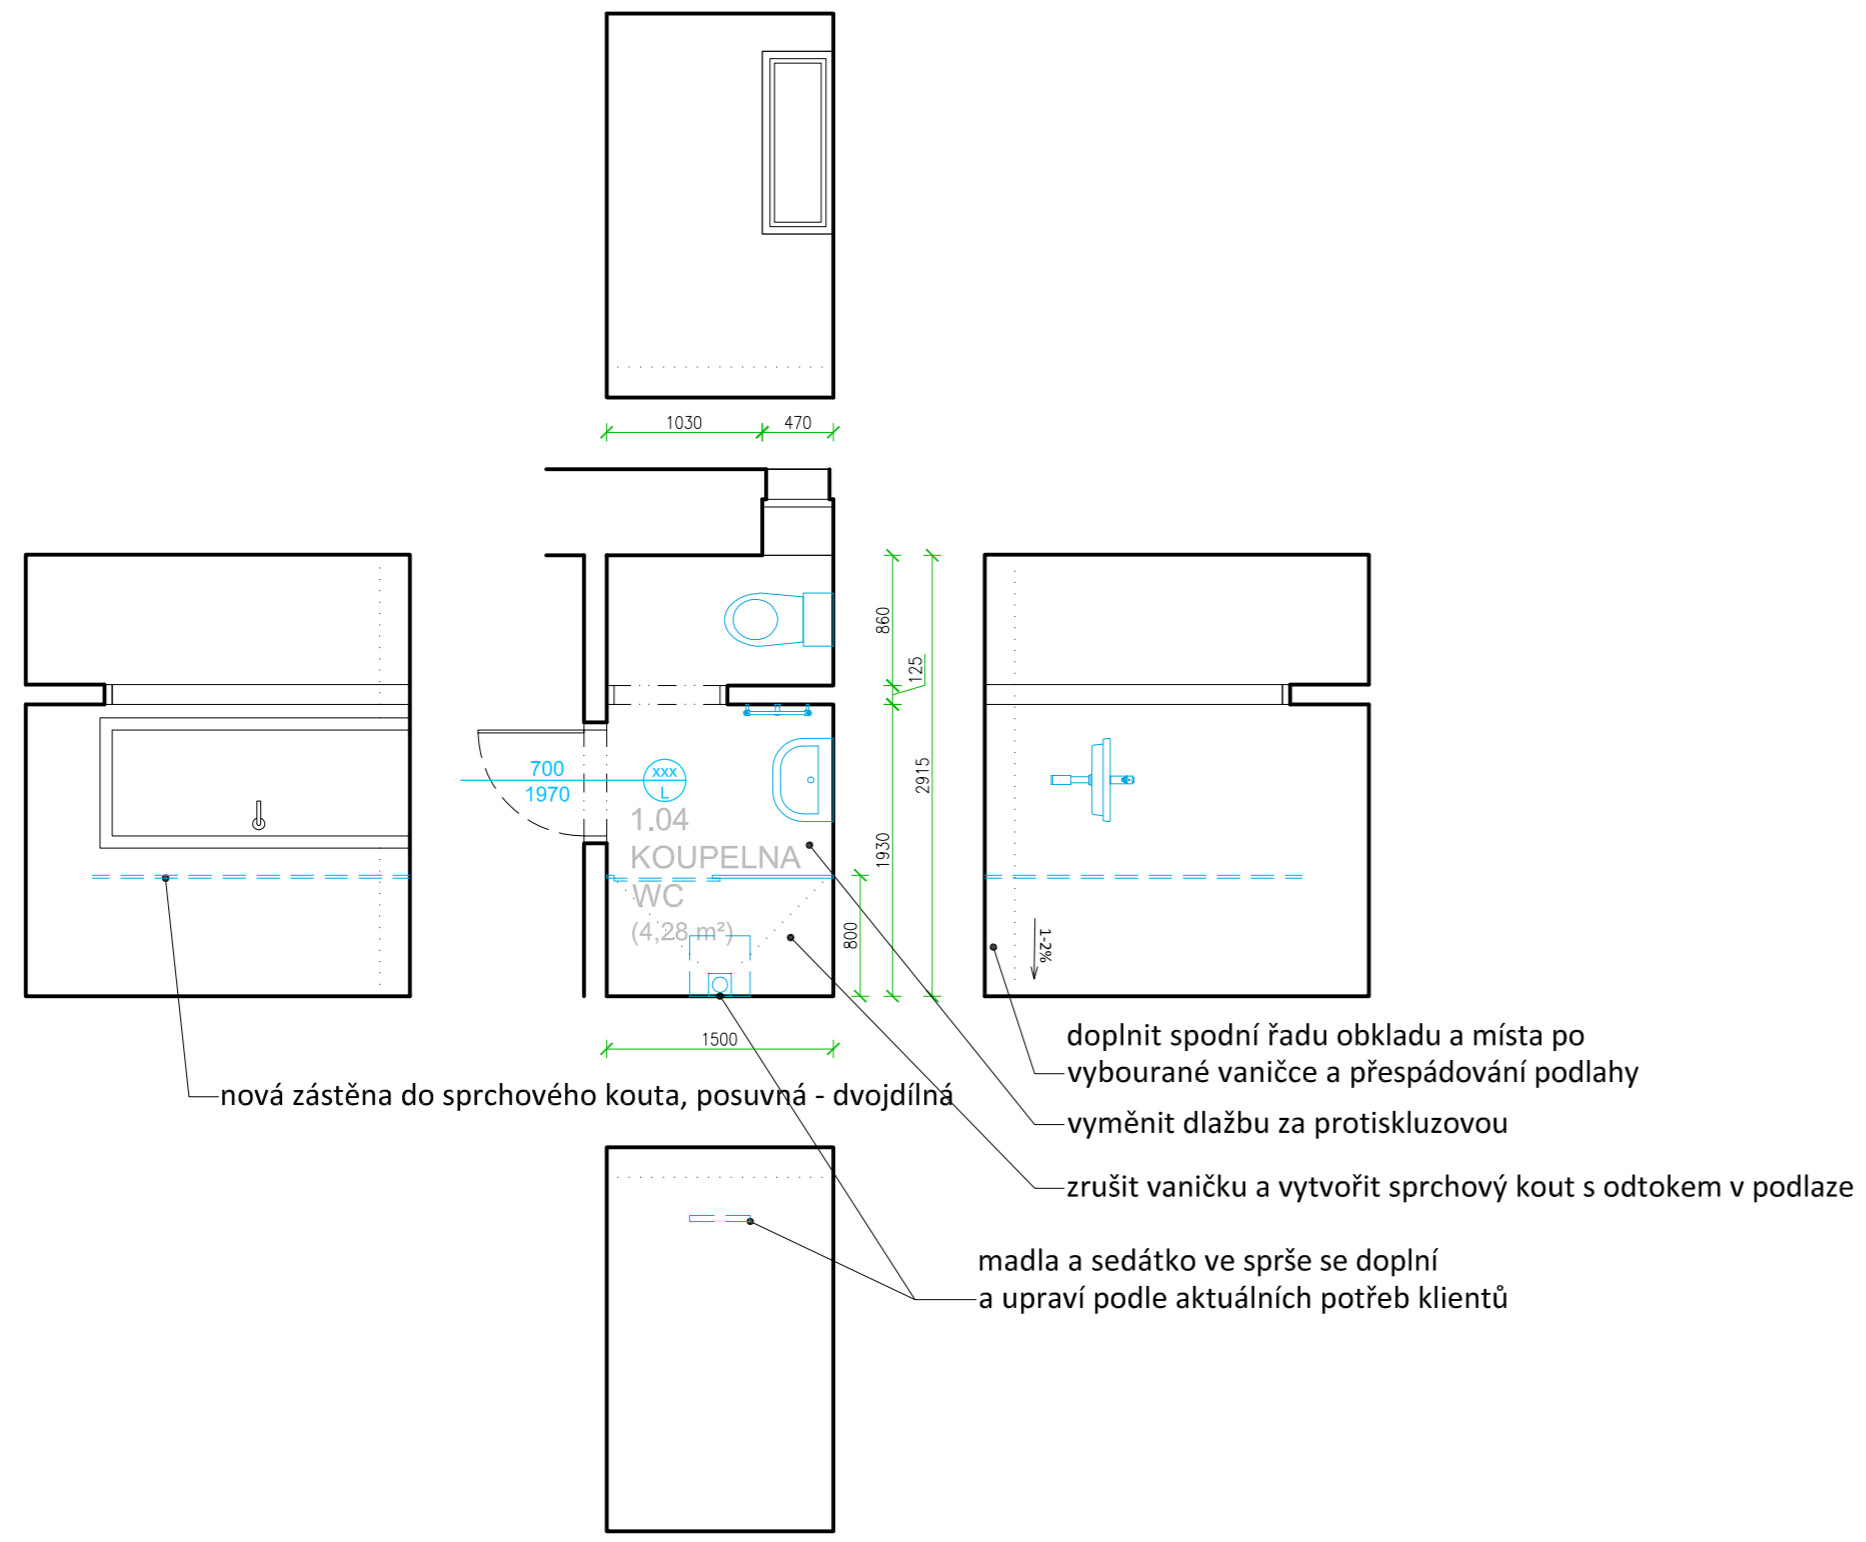

- nová zástěna do sprchového koutu, posuvná - dvojdílná
- doplnit spodní řadu obkladu a místa po vybourané vaničce a přespádování podlahy
- vyměnit dlažbu za protiskuzovou
- zrušit vaničku a vytvořit sprchový kout s odtokem v podlaze
- madla a sedátko ve sprše se doplní a upraví podle aktuálních potřeb klientů

# PŮDORYS 1.NP - stav

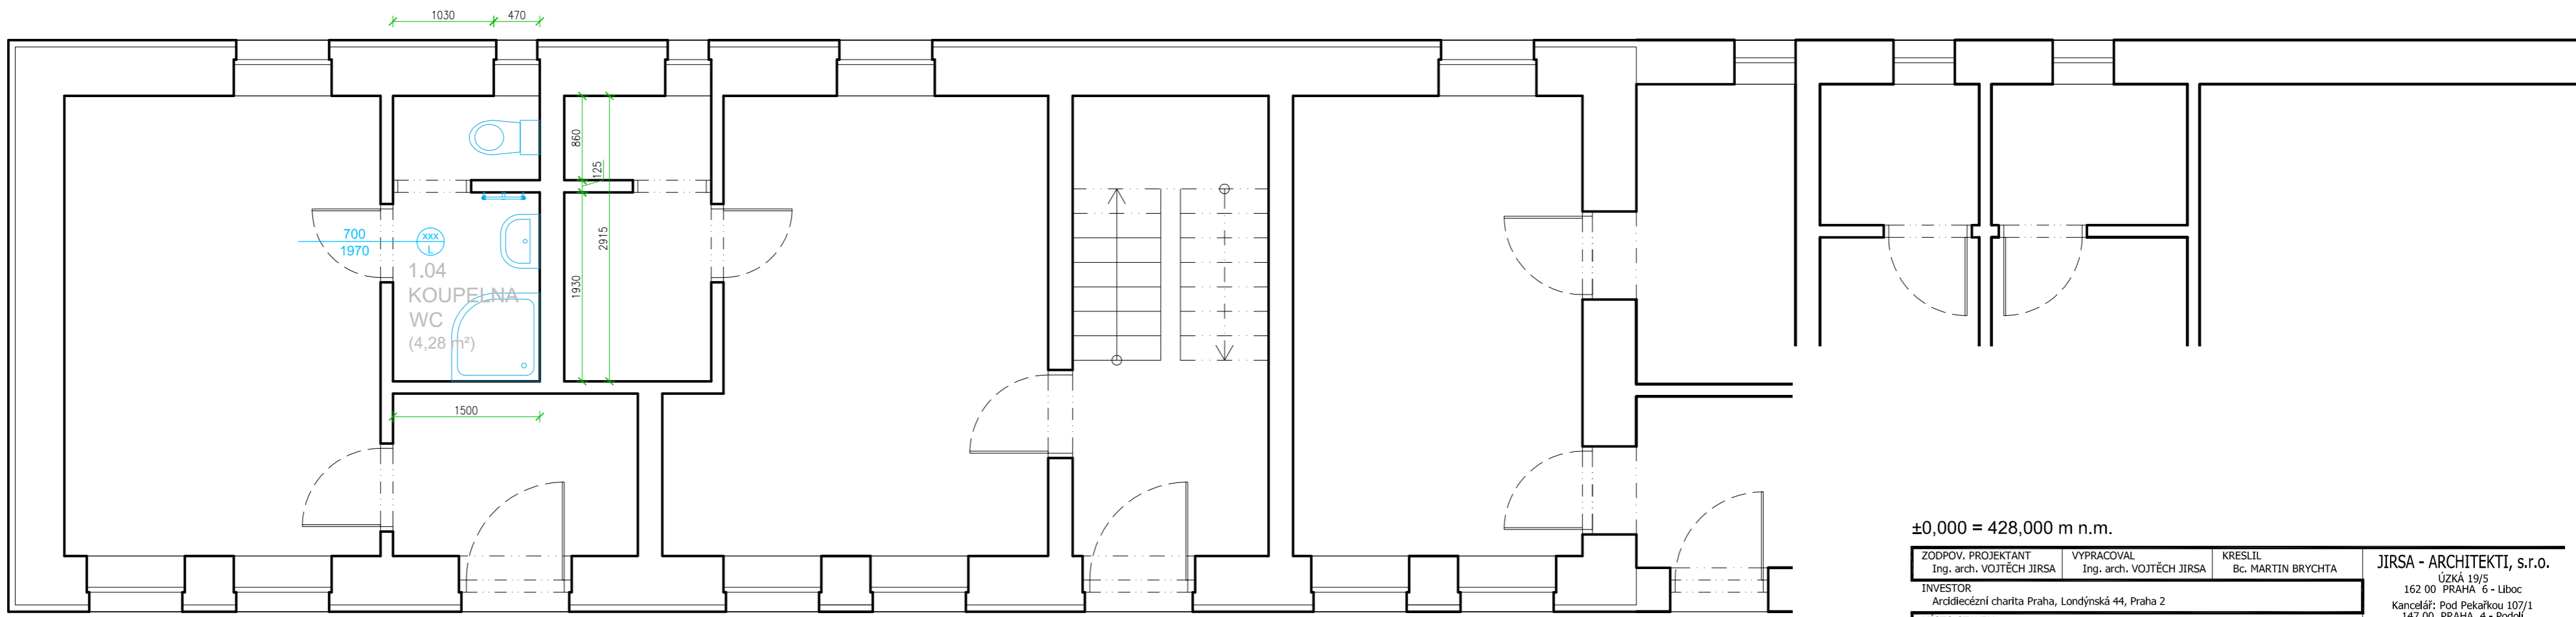

±0,000 = 428,000 m n.m.

ZODPOV. PROJEKTANT Ing. arch. VOJTĚCH JIRSA	VYPRACOVAL Ing. arch. VOJTĚCH JIRSA	KRESLIL Bc. MARTIN BRYCHTA	JIRSA - ARCHITEKTI, s.r.o. Úzká 19/5 162 00 PRAHA 6 - Liboc
INVESTOR Arcidiecézní charita Praha, Londýnská 44, Praha 2			Kancelář: Pod Pekařkou 107/1 147 00 PRAHA 4 - Podolí TEL: 222 362 965 info@jirsa-architekti.cz
MÍSTO STAVBY Dům pro seniory kardinála Berana, Charitní 26, 25162, Mukařov			
AKCE	FORMÁT 4 x A4 (A2)	VYHOTOVENÍ	
DOMOV PRO SENIORY KARDINÁLA BERANA STAVEBNÍ ÚPRAVY KOUPELN	DATUM 03/2017		
OBSAH VÝKRESU	STUPEŇ PD STUDIE	ČÍSLO VÝKRESU D.1.1.07	
PŮDORYS 1.NP - dům s kaplí	MĚŘÍTKO 1:50		